




日期	姓名	专业	日期	姓名	专业
		暖通			暖通
		电气			电气
		给排水			给排水

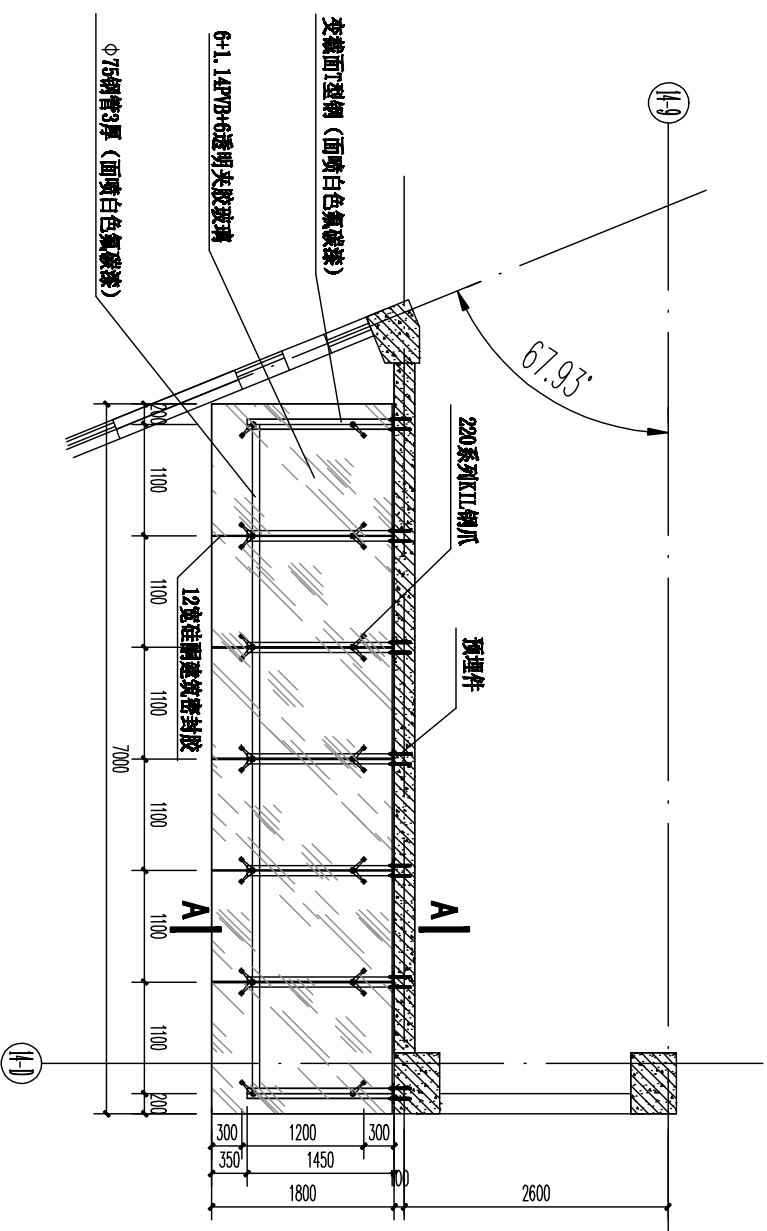


雨篷(A)平面布置图

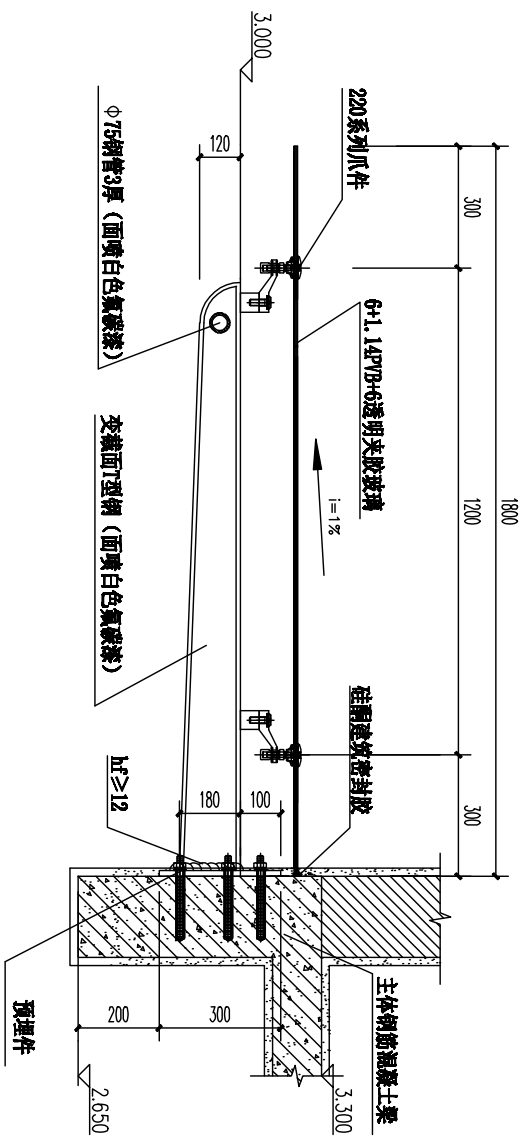

A-A剖面图

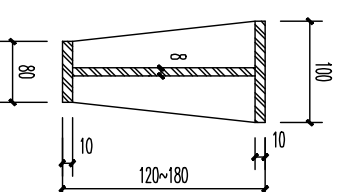

变截面工字钢

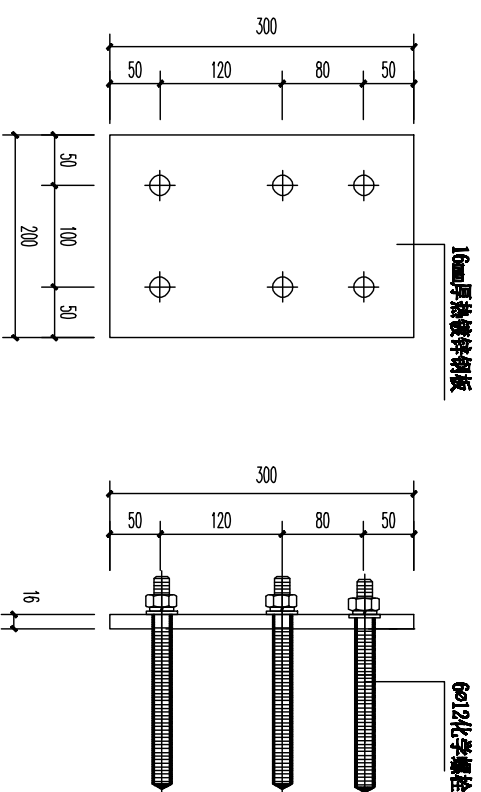

预埋件加工图

注: 预埋件与结构层浇筑时须预埋成

建筑设计单位 ARCHITECTURE DESIGN UNIT 滁州市建筑勘察设计院		中国滁州市龙蟠大道89号 NATIONAL ARCHITECTURAL DESIGN LICENSE No. A134007638	
审定 APPROVED 审核 EXAMINED BY 校对 CHECKED BY 专业负责人 CHIEF ENG. 工程主持人 CAPTAIN	设计 DESIGNED BY 制图 DRAWN BY 方案设计人 SCHEMATIC DESIGN QUALIFICATION	注册师位置 REGISTRY	建设单位 CLIENT 滁州学院
工程名称 PROJECT 会峰校区学生公寓13# 14#楼		子项名称 SUB-ITEM 轻钢玻璃雨篷(A)	
工程编号 ARCHITECTURAL No. 2013-J226		日期 DATE 2013.08	
版次 EDITION No. 2		图号 DRAWING No. MS/3	
比例 SCALE 1:50		比例 SCALE 1:50	